


CALLE EUGENIO NICOLAS PALMA MOREIRA

CALLE JUAN LEON MERA

CALLE ANGEL RAMIREZ

SISTEMA DE DETECCIÓN Y ALARMAS
ESCALA 1:125

DIAGRAMA UNIFILAR

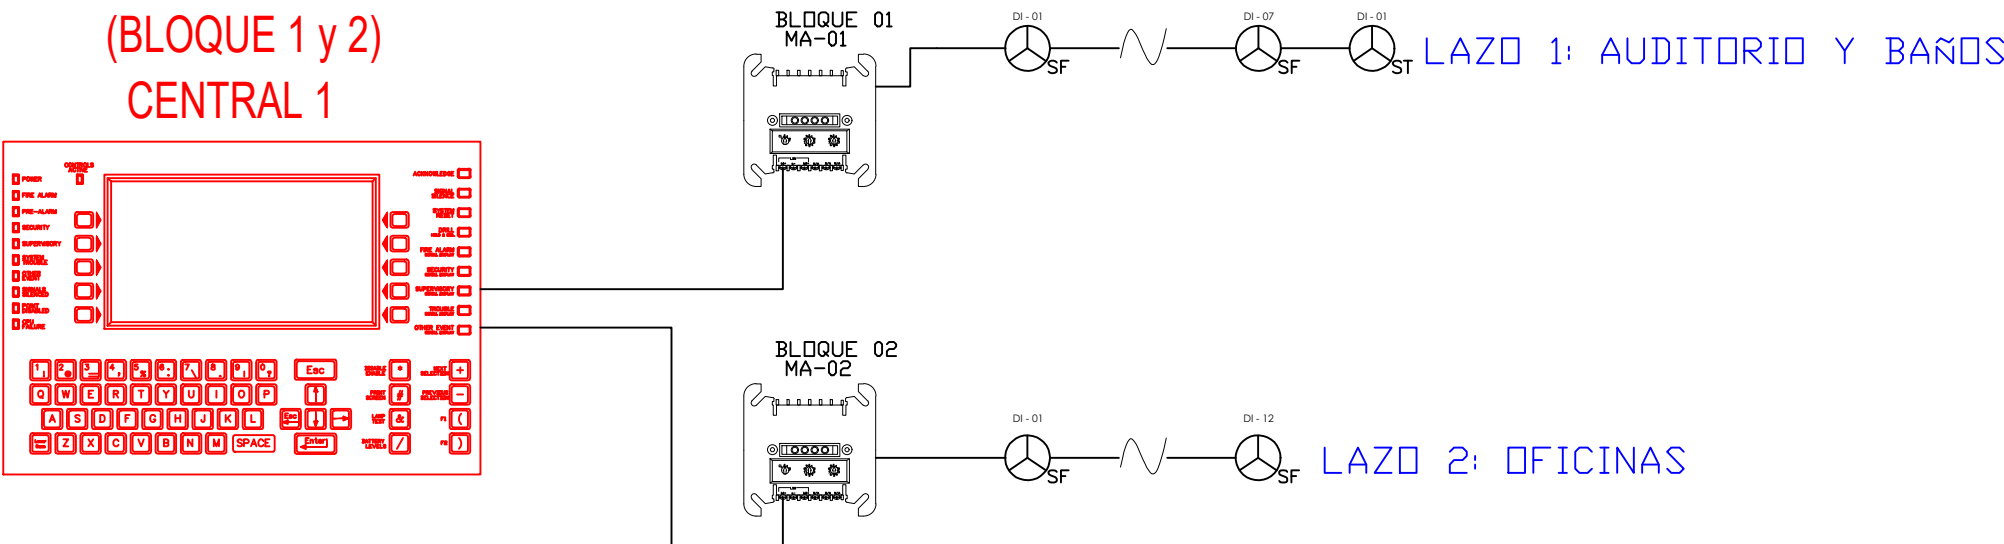

DIRECCIÓN DE PROYECTOS
GAD MUNICIPAL SANTO DOMINGO

PROYECTO:
CONSTRUCCIÓN DE PLATAFORMAS ADMINISTRATIVAS DE
LA EMP-RPSD

CONTIENE: ESTUDIOS ESPECIALES
SISTEMAS DE PROTECCIÓN Y EVACUACIÓN CONTRA
INCENDIOS
- SISTEMAS DE DETECCIÓN Y ALARMAS
- DIAGRAMA UNIFILAR

DIRECTOR DE PROYECTOS

Ing. Crisithian Troya Arellano, Mgs
Registro SENESCYT:1001-2017-1876161

TÉCNICO RESPONSABLE:

Ing. Cristian Borbor C.
Registro SENESCYT: 1032-13-1254538

FECHA
DICIEMBRE - 2024

ESCALA
Indicadas

FORMATO
A1

LÁMINA
SCI-003



SELLOS MUNICIPALES:

